


Załącznik do Zarządzenia nr ...  
Burmistrza Miasta i Gminy Września  
z dnia 07 września 2021 r.

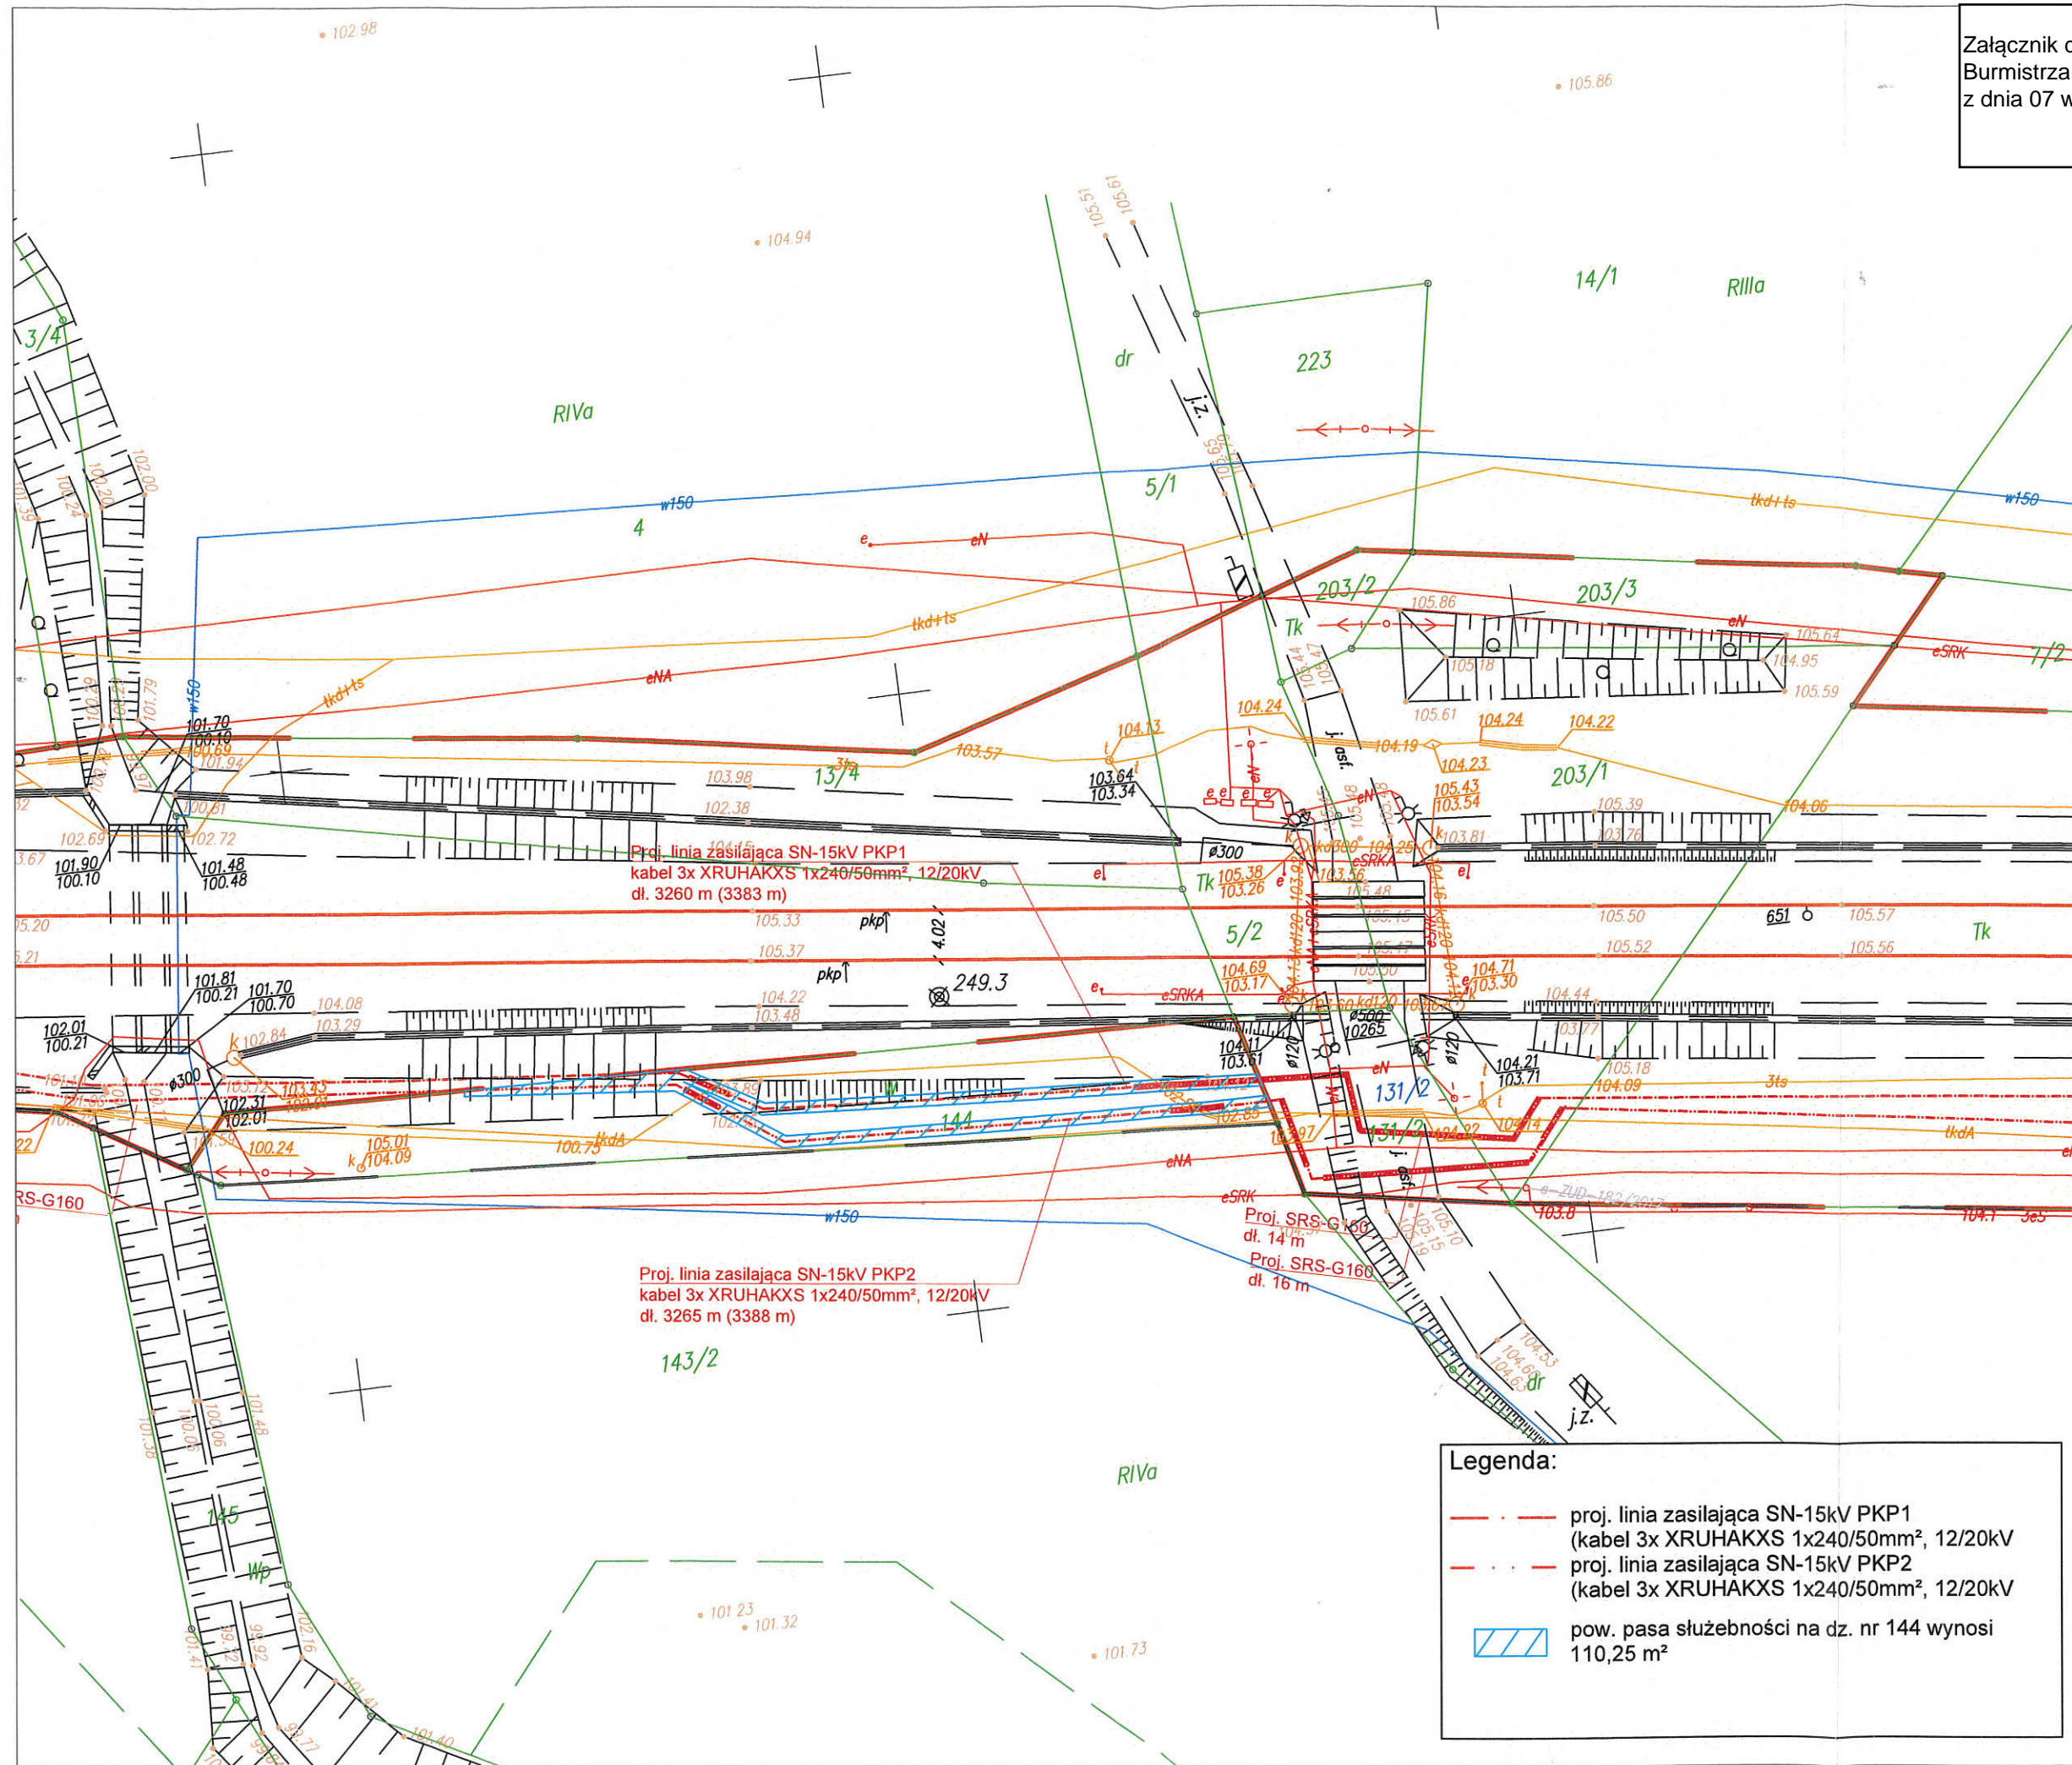

Dr inż. Jacek Karpiński  
*[Signature]*

upr. sieci i inst. elektryczne LOD1260/PODE09

data:  
02.2019

skala:  
1:500

**PROIN Projektowanie-Pozwolenia-Nadzory**  
58-302 Wałbrzych, ul. Armii Krajowej 35 tel. 74 637 46 45

PROIN  
obiekt: PODSTACJA TRAKCYJNA GUTOWO  
adres: jedn. ewid. Września, gmina Września, powiat wrzesiński, województwo wielkopolskie

inwestor: PKP Energetyka S.A., ul. Hoża 63/67, 00-681 Warszawa  
umowa: PKPEO/9422/EOB/2017

Projekt zagospodarowania terenu - linie zasilające  
PROJEKT ZAGOSPODAROWANIA TERENU  
PRAWA AUTORSKIE ZASTRZEŻONE

tom

rys.nr

**1.3**

**Legenda:**

- proj. linia zasilająca SN-15kV PKP1  
(kabel 3x XRUHAKXS 1x240/50mm<sup>2</sup>, 12/20kV
- proj. linia zasilająca SN-15kV PKP2  
(kabel 3x XRUHAKXS 1x240/50mm<sup>2</sup>, 12/20kV
- pow. pasa służebności na dz. nr 144 wynosi  
110,25 m<sup>2</sup>